


Zakład Gospodarki Komunalnej
w Sośnie
89-412 Sośno, ul. Nowa 9
tel./fax 52 389 12 21
e-mail: sekretariat@zgk.sosno.pl

ZGK.7021-1.7.2024

Sośno, dnia 26.03.2024 r.

RR Kal. O.E.-G.
30.03.2024

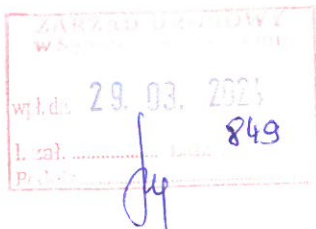

Zarząd Drogowy w Sępólnie Krajeńskim
Powiat Sępoleński
ul. Koronowska 5
89-400 Sępólno Krajeńskie

Dotyczy: „Remont wybranych odcinków dróg publicznych kategorii powiatowej należących do Powiatu Sępoleńskiego”


W odpowiedzi na wniosek z dnia 21 marca 2024 r. o uzgodnienie zadania pn.: „Remont wybranych odcinków dróg publicznych kategorii powiatowej należących do Powiatu Sępoleńskiego” w zakresie: DP nr 1113C, DP nr 1132C oraz DP nr 1146C, Zakład Gospodarki Komunalnej w Sośnie informuje, iż uzgadnia pozytywnie projekt dla w/w inwestycji.

Z poważaniem

DYREKTOR
Zakładu Gospodarki Komunalnej
w Sośnie
Marcin Grubicki
mgr inż. Marcin Grubicki

Otrzymują:

1. A/a
2. Adresat

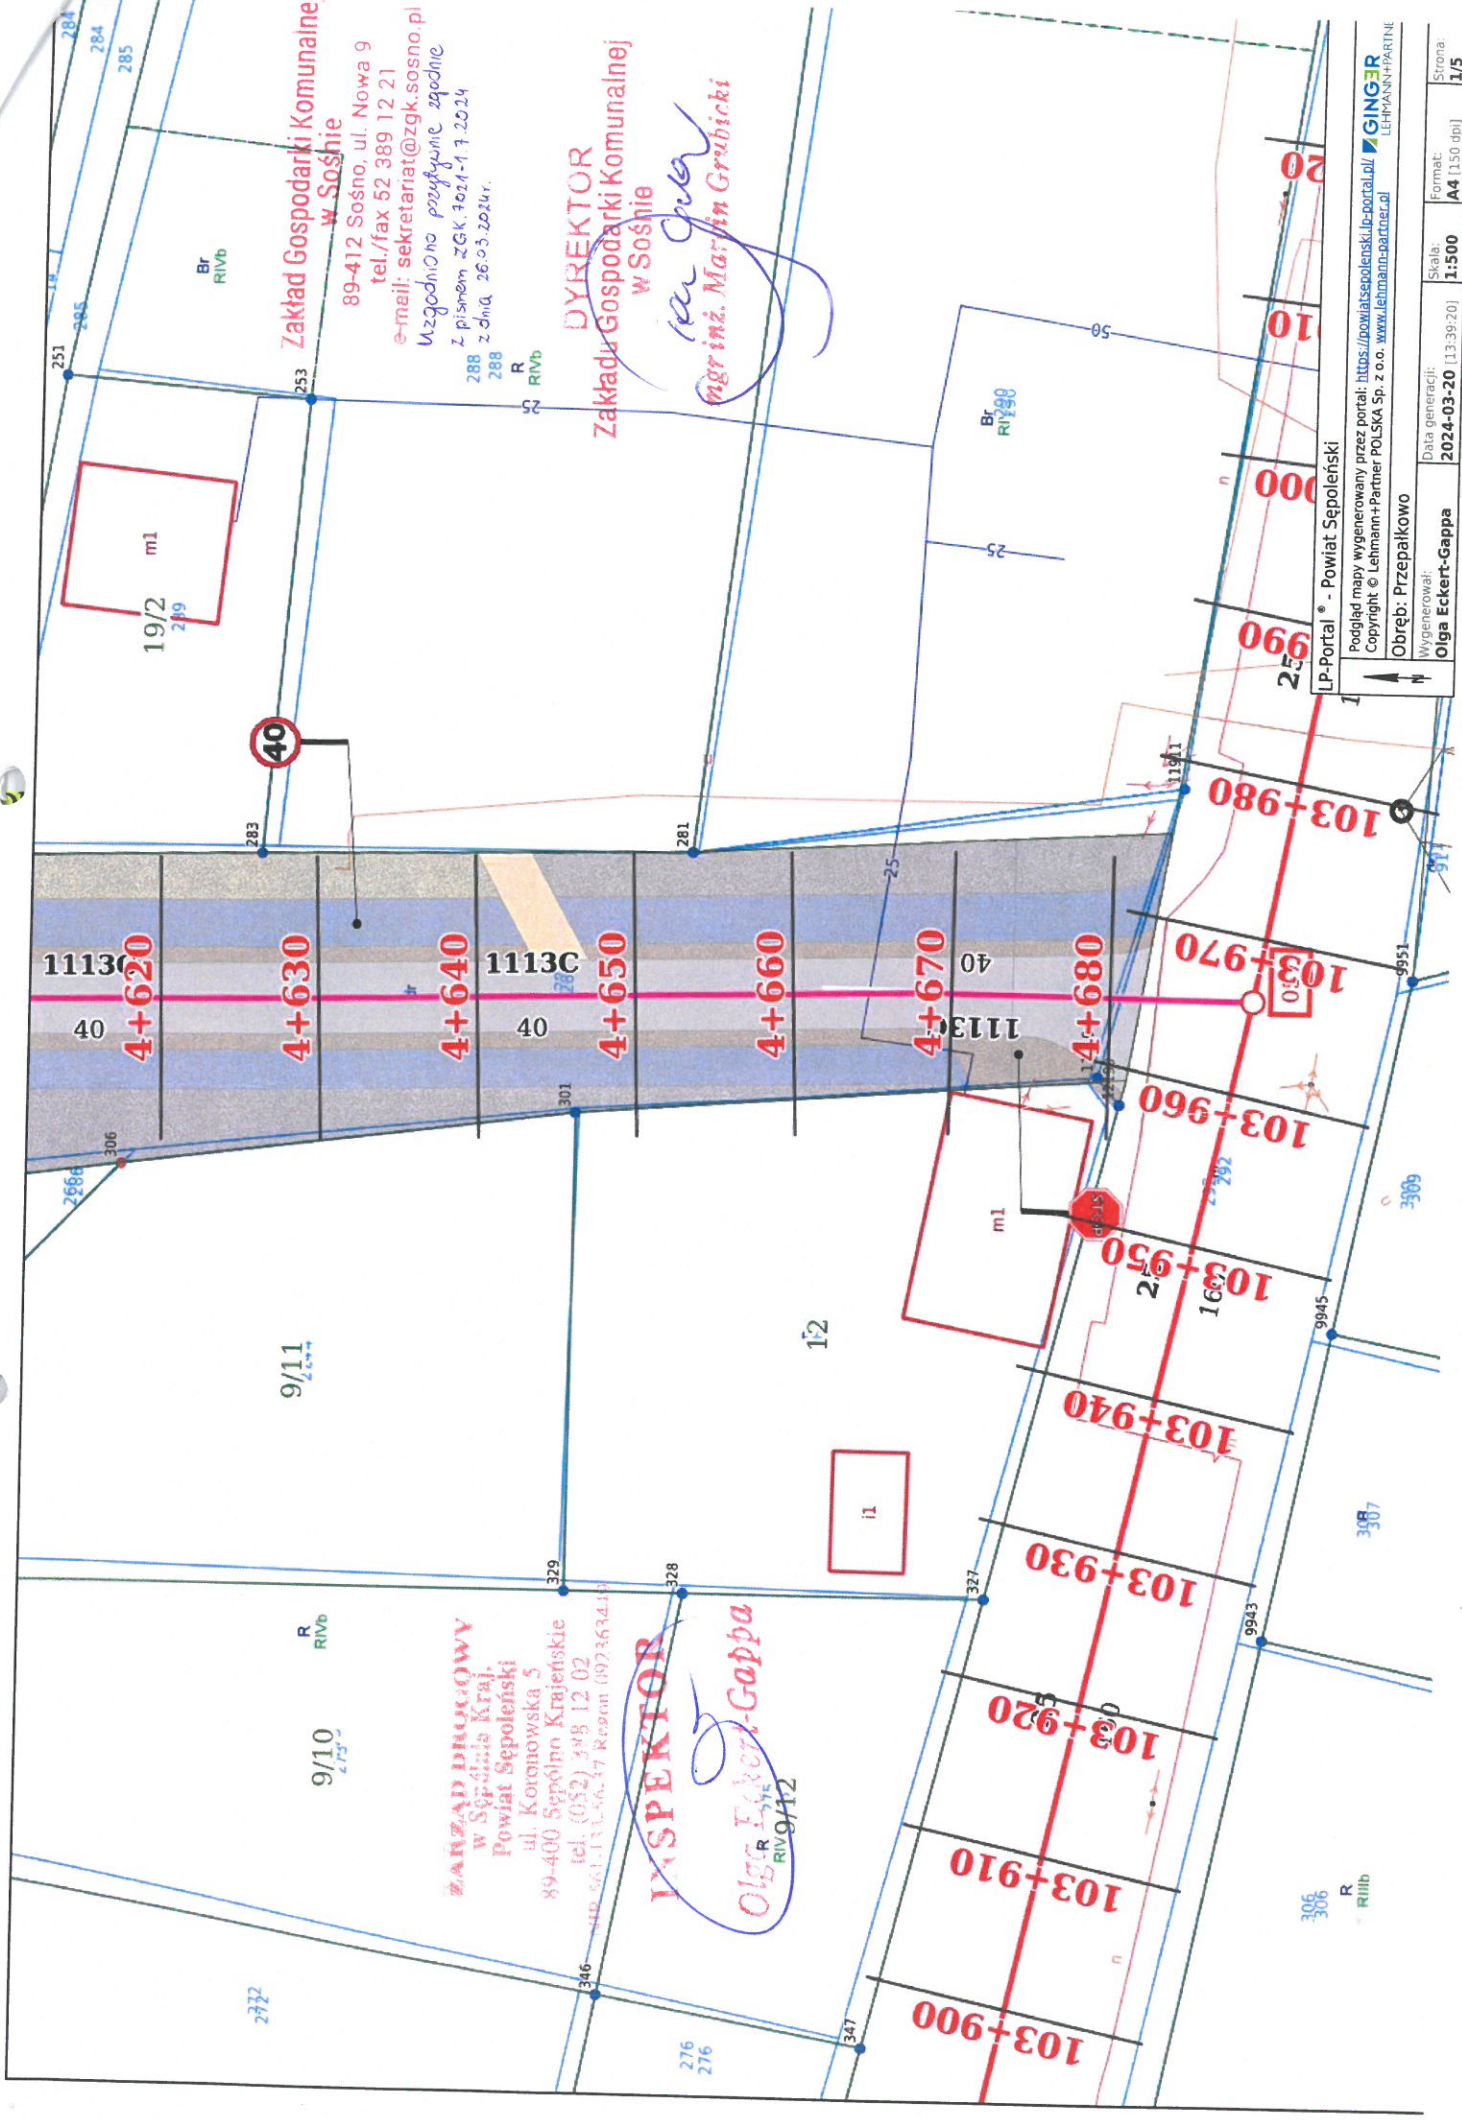


Zakład Gospodarki Komunalnej w Sośńcu
 89-412 Sośno, ul. Nowa 9
 tel./fax 52 389 12 21
 e-mail: sekretariat@zgk.sosno.pl
 Uzgodniono pisemnie zgodnie z pismem ZGK 7024-17.2024 z dnia 26.03.2024r.

DYREKTOR
Zakładu Gospodarki Komunalnej w Sośńcu
mgr inż. Marcin Grubiński

ZARZĄD DRÓGOWY
 w Śępólnie Kraje
 Powiat Sępoleński
 ul. Koronowska 5
 89-400 Sępóln Kraje
 tel. (052) 398 12 02
 fax (052) 398 12 02

INSPEKTOR
Olga Eckert-Gappa
 RIV 9/12

LP-Portal® - Powiat Sępoleński
 Podgląd mapy wygenerowany przez portal: <https://powiatsepolenski.lp-portal.pl/>
 Copyright © Lehmann+Partner POLSKA Sp. z o.o. www.lehmann-partner.pl
 Wygenerował: **Olga Eckert-Gappa**
 Data generacji: **2024-03-20 (13:39:20)**
 Skala: **1:1500**
 Format: **A4 (150 dpi)**
 Strona: **1/5**

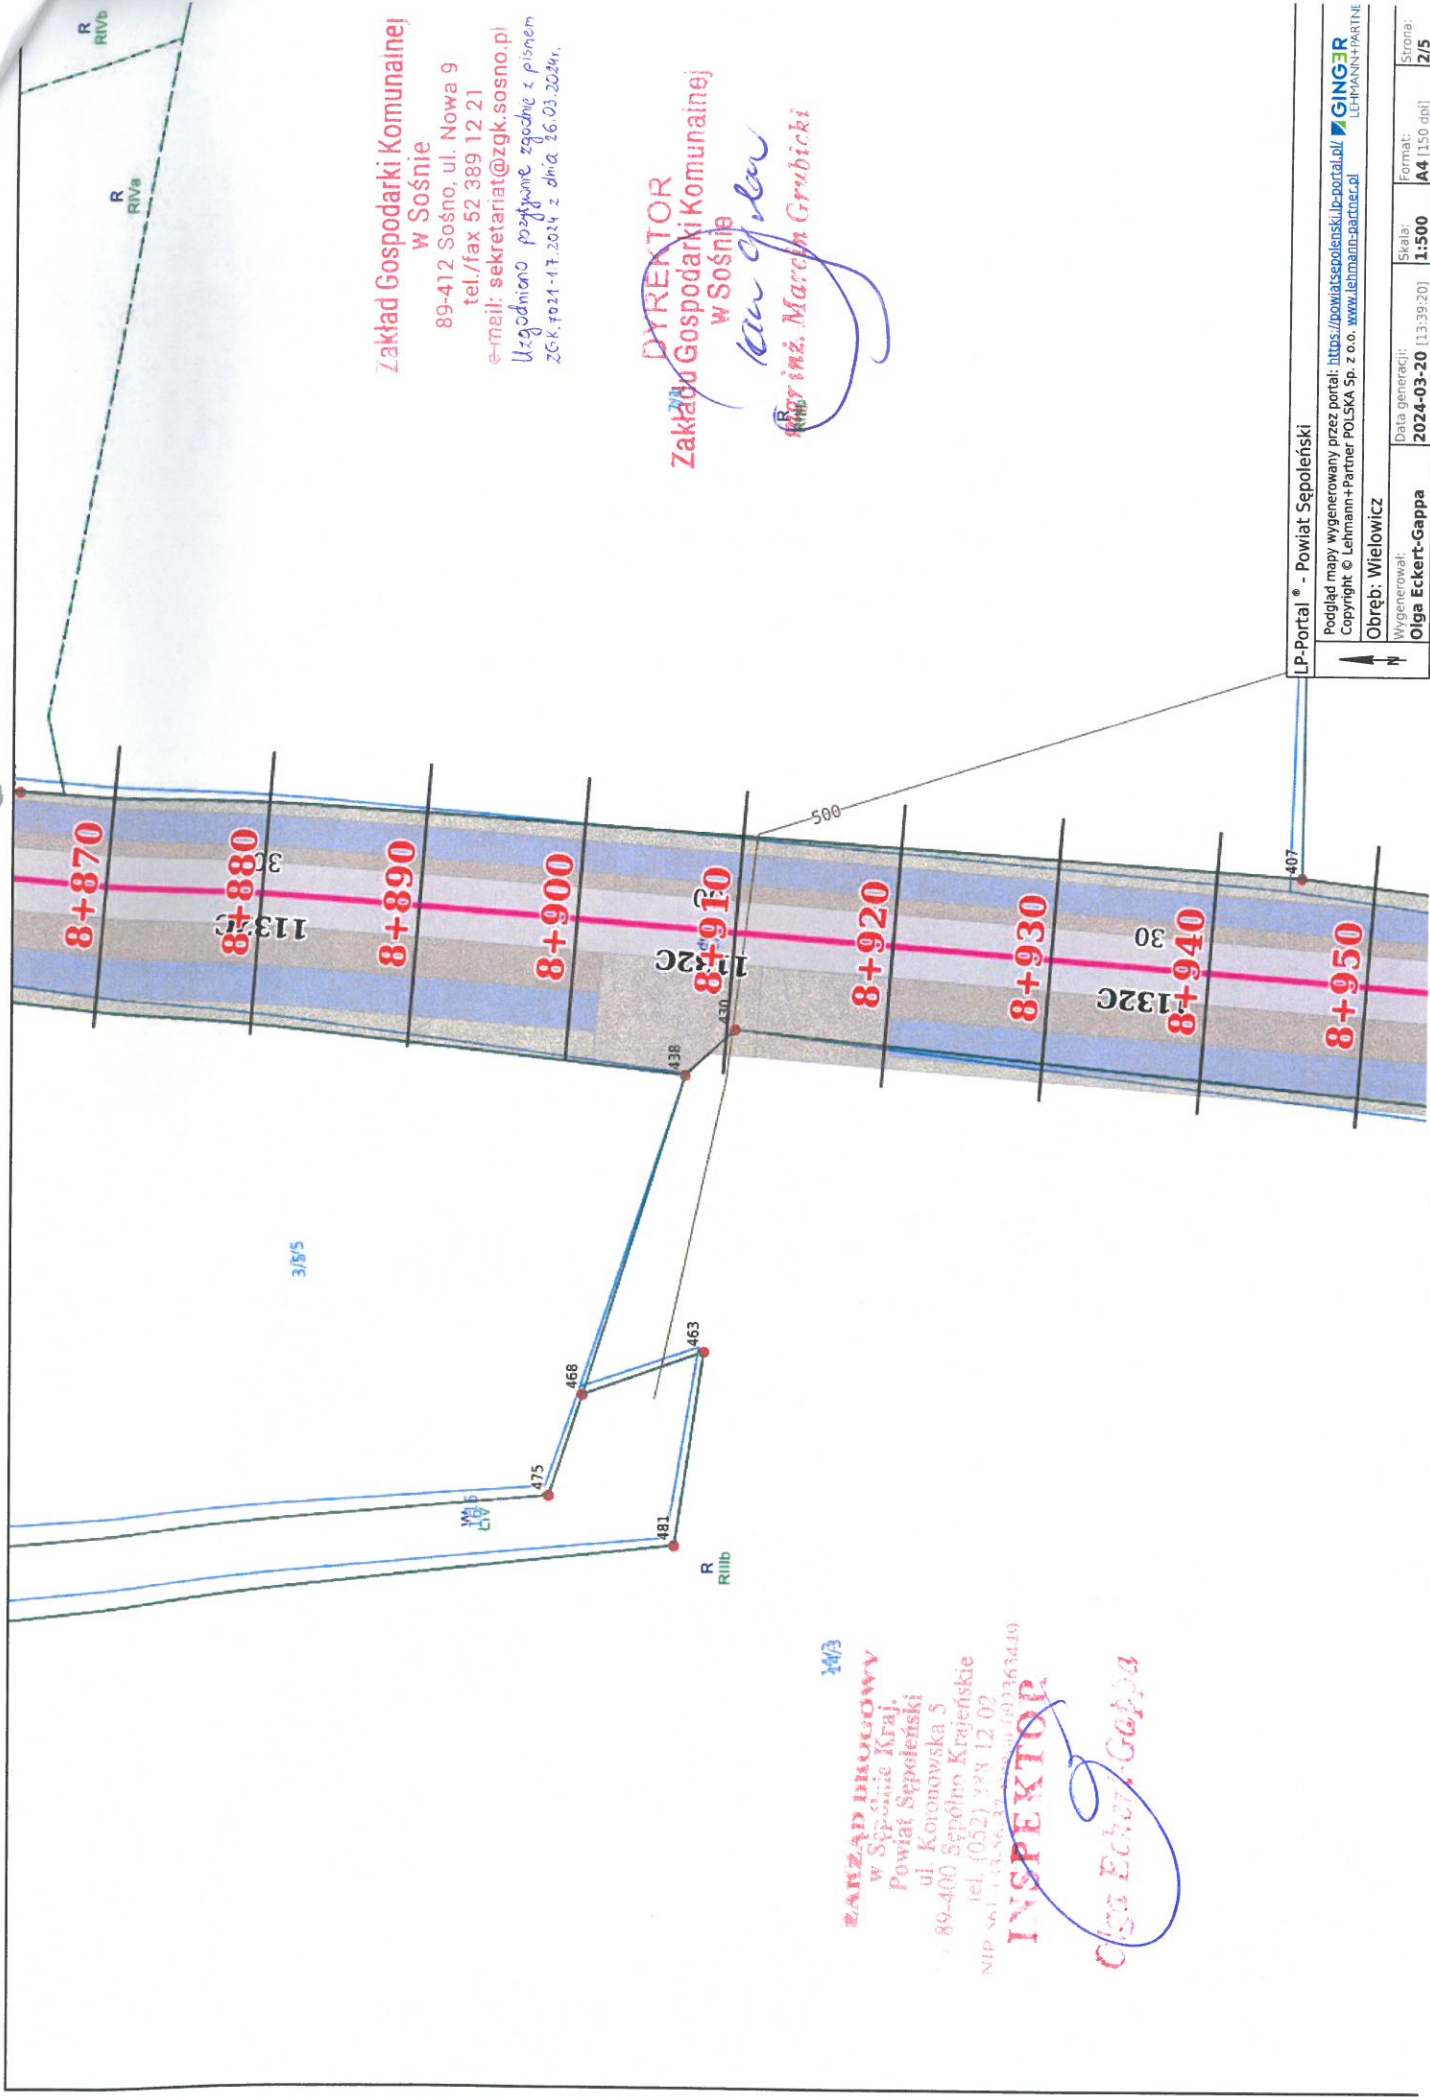

**Zakład Gospodarki Komunalnej
w Sośnie**
89-412 Sośno, ul. Nowa 9
tel./fax 52 389 12 21
e-mail: sekretariat@zgk.sosno.pl
Uzgodniono przychylenie zgodnie z pismem
ZGK, fo21-17, 2024 z dnia 26.03.2024r.

DYREKTOR
**Zakładu Gospodarki Komunalnej
w Sośnie**
Krzysztof Grubiński
Krzysztof Grubiński

ZARZĄD DRÓGOWY
w Sośnie Kraj.
Powiat Sepoleński
ul. Koronowska 5
89-400 Sepolno Krajeńskie
tel. (052) 398 12 02
NIP 661-43-86-33, REGON 601367410

INSPEKTOR
Olga Eckert-Gappa


**Zakład Gospodarki Komunalnej
w Sośnie**

89-412 Sośno, ul. Nowa 9
tel./fax 52 389 12 21
e-mail: sekretariat@zgk.sosno.pl
Usługomno pożyczymie zgodnie z planem
zobk. 7024-1.7.2024 z dnia. 26.03.24r.

DYREKTOR
**Zakład Gospodarki Komunalnej
w Sośnie**
mgr inż. Marcin Grubicki

ZAKŁAD DROGOWY
w Śródnim Kraju
Powiat Sępoleński
ul. Koronowska 5
89-400 Sępólno Krajeńskie
tel. (052) 398 12 02
NIP 6613435637 Regon 092363419

DYREKTOR
Olga Eckert-Gappa

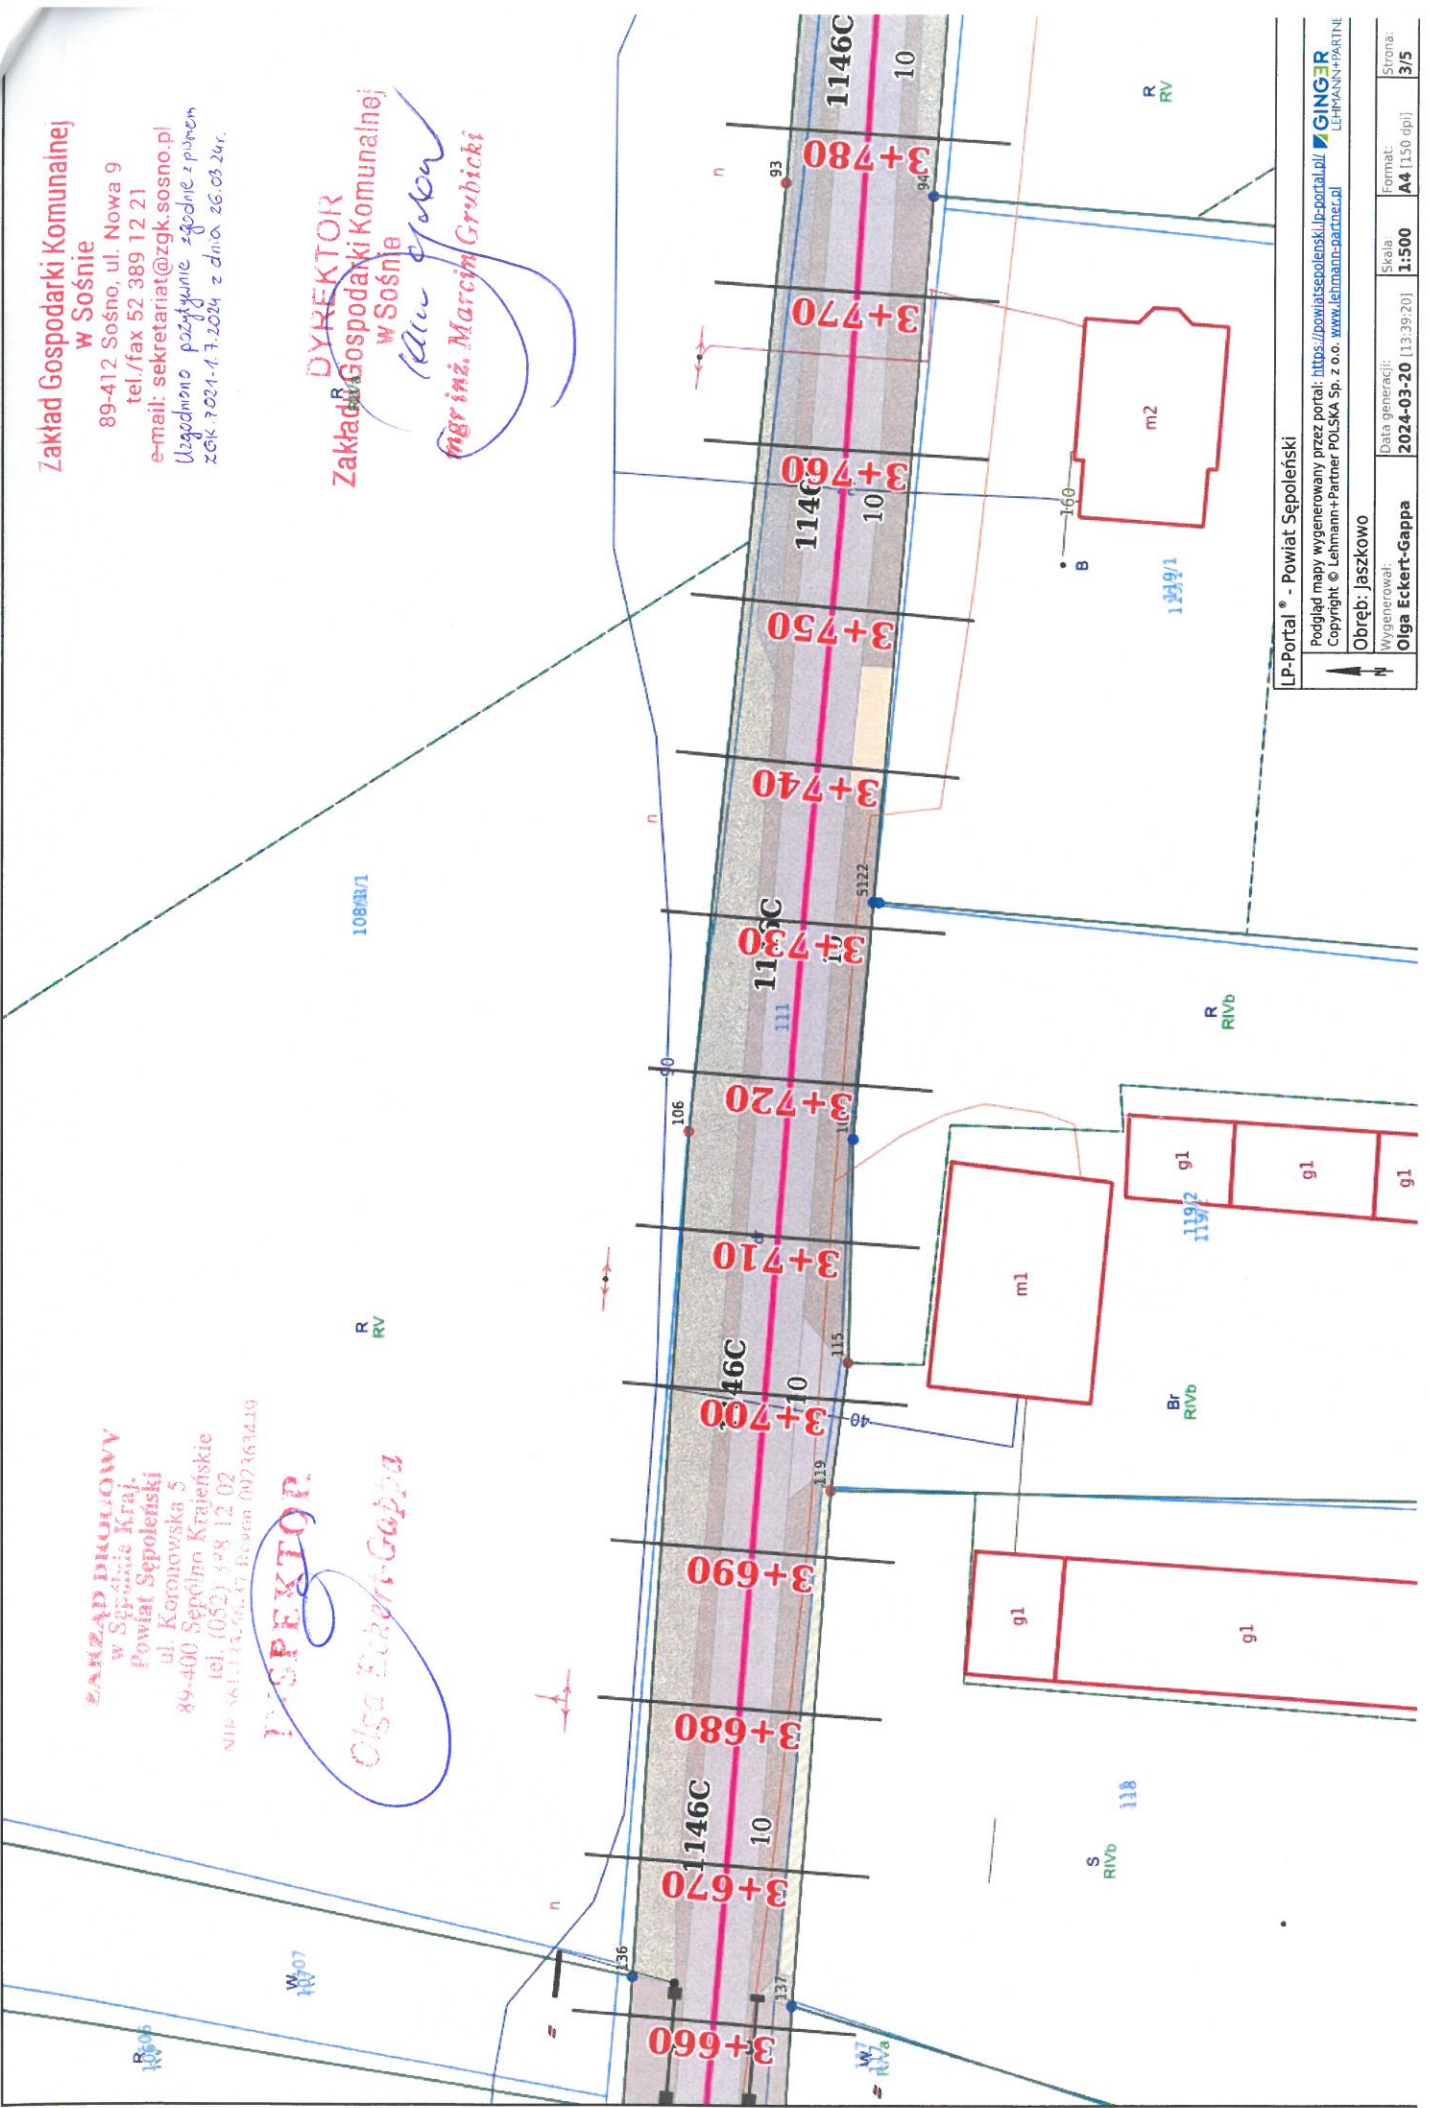


Zakład Gospodarki Komunalnej

W Sośnie

89-412 Sośno, ul. Nowa 9
tel./fax 52 389 12 21
e-mail: sekretariat@zsk.sosno.pl
Uzgodniono powyższe zgodnie z Planem
ZGK. Tz.1-1. z 2024 z dnia 16.05.2024 r.

DYREKTOR
Zakładu Gospodarki Komunalnej
W Sośnie

Olga Eckert-Gappa
mgr inż. Marcin Grubicki

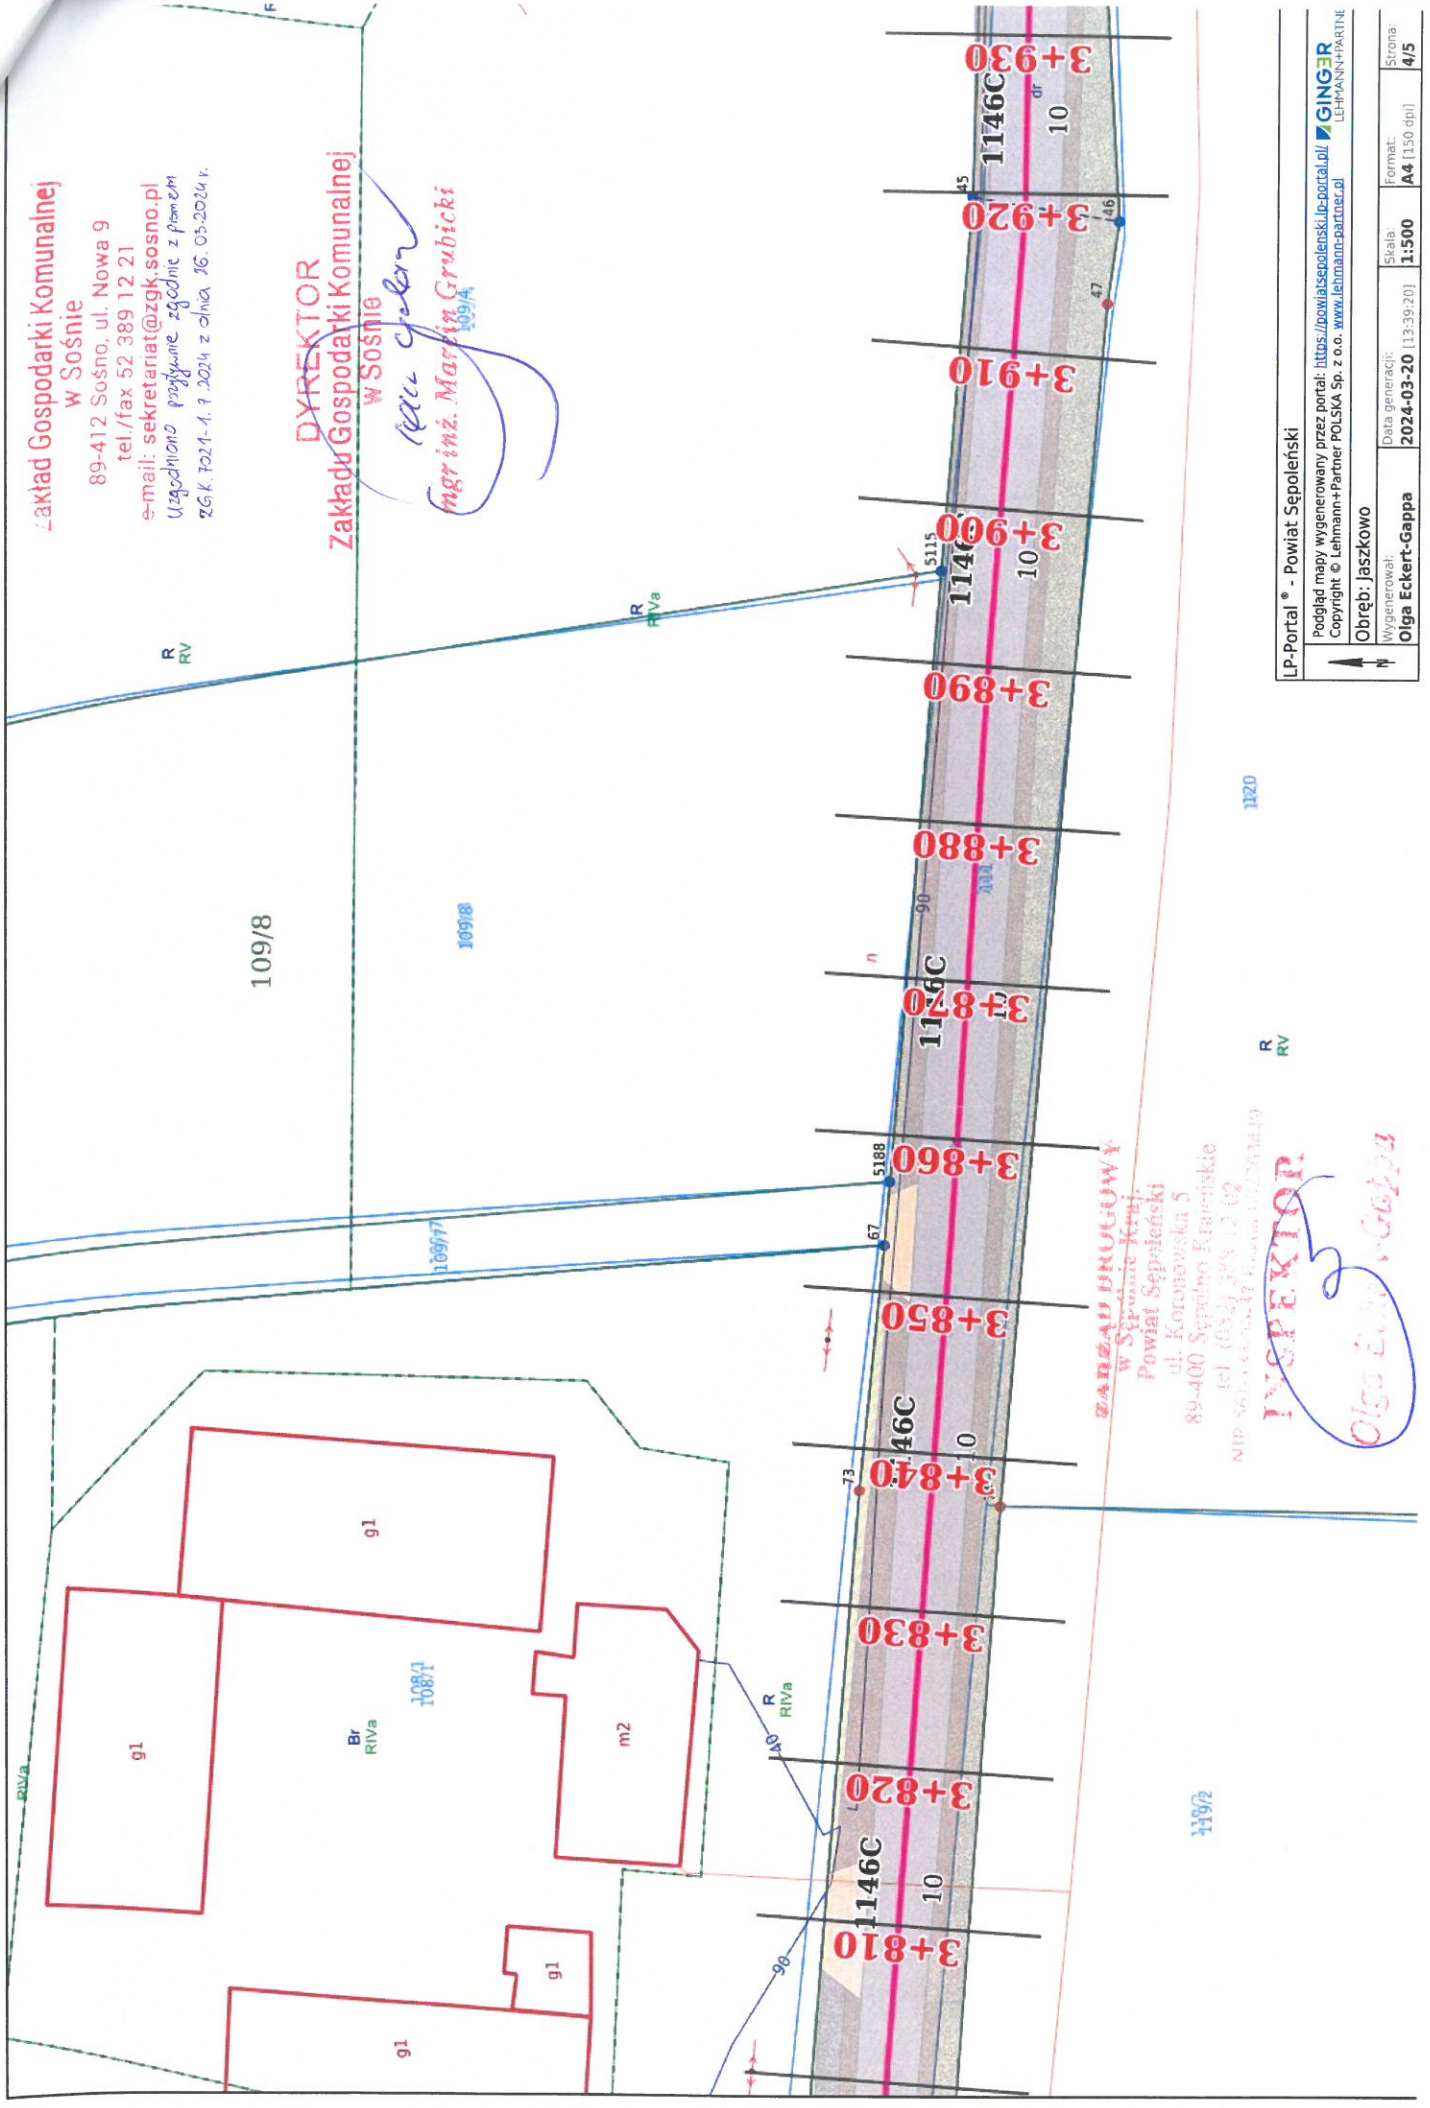

ZARZĄD DROGOWY

W Sośnie (Graj)
Powiat Sępoleński
ul. Koronowska 5
89-400 Sępólno Krajeńskie
tel. (52) 394 12 02
NIP: 564 632 51 99

INSPEKTOR
Olga Eckert-Gappa

Zakład Gospodarki Komunalnej
w Sośńcu
89-412 Sośno, ul. Nowa 9
tel./fax 52 389 12 21
e-mail: sekretariat@zgk.sosno.pl
Uzgodniono powyższe zgodnie z pismem
ZGK.7021-1-7.2024 z dnia 16.03.2024r.

DYREKTOR
Zakładu Gospodarki Komunalnej
w Sośńcu 1107

mgr inż. Marcin Grubiński

R
RilIb

R
RIVb

109/6

ZARZĄD POWIATOWY
w Śępolewie Kraju
Powiat Sępoleński
ul. Kowalewska 5 RIVb
89-400 Sępólno Krajeńskie
tel. (052) 78 12 02
NIP 561.133.66.71 e-mail: 082763430

R
RIVb

R
RIVa

109/4

R
RIV

109/4

1146

1109

4+060

4+050

4+040

4+030

4+020

4+010

4+000

3+990

3+980

3+970

3+960

3+950

3+940

1146C

101

1146C

111

90

31

1146C

10

1146C

10


47

40

INSPEKTOR
Olga Eckert-Gappa

RR Kol. O.E.-G.
26.04.2024

Nakło nad Notecią, dnia 19-04-2024
MU/KA/1.dz. PEO24P053607

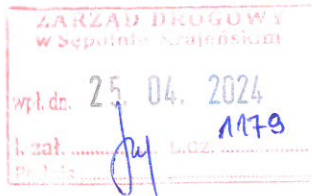

ZARZĄD DROGOWY
W SĘPÓLNIE KRAJEŃSKIM
Ul. Koronowska 5
89-400 Sępólno Krajeńskie

Uzgodnienie

dotyczy: Projekt zagospodarowania terenu dla zadania pn. „Remont wybranych odcinków dróg publicznych kategorii powiatowej należących do Powiatu Sępoleńskiego”, w zakresie DP nr 1132C na odcinku o dł. 0,890 km w m. Wielowicz, gm. Sośno - (dz. nr 36/2, 267).

Odpowiadając na pismo ZD-RR.7011.02.2022.OE-G z dnia 26.03.2024 r. (data wpływu 29.03.2024 r.) przesyłamy uzgodniony 1 egzemplarz projektu mapy sytuacyjnej z naniesioną siecią elektroenergetyczną oraz pozytywnie zaopiniowane profile zwisów napowietrznej linii elektroenergetycznej.

Przedłożenie mapy syt. uzgadnia się na następujących warunkach:

1. Istniejąca sieć elektroenergetyczna własność ENEA Operator Sp. z o. o. zaznaczono i opisano na mapie sytuacyjnej.
2. Zastrzegamy możliwość wystąpienia na terenie, urządzeń i kabli niezainwentaryzowanych wyłączonych z eksploatacji. Powyższy fakt należy niezwłocznie zgłosić do RD Nakło.
3. Wykonawca z 14 – dniowym wyprzedzeniem pisemnie powiadomi o rozpoczęciu prac RD Nakło i sprawdzi aktualność naniesień.
4. Przy prowadzeniu prac w razie odkrycia urządzeń elektroenergetycznych należy niezwłocznie powiadomić RD Nakło i po wyłączeniu urządzeń spod napięcia i pod nadzorem zabezpieczyć przed uszkodzeniem i osiadaniami ziemi poprzez nałożenie na odkryte kable na całej szerokości wykopu rur osłonowych dwudzielnych typu Arot. Skrzyżowania i zbliżenia wykonać zgodnie z obowiązującymi normami a przed zasypaniem zgłosić do odbioru.
5. ENEA Operator Sp. z o.o. informuje że nie będzie ponosiła kosztów przebudowy i poziomowania swoich urządzeń w przypadku zmiany rzędnych wysokości terenu w wyniku realizacji projektu.
6. Zobowiązuje się Inwestora i Wykonawcę robót do przeprowadzenia prac w sposób wykluczający możliwość powstania awarii sieci elektroenergetycznej na skutek prowadzenia tych prac.
7. Uzgodnienie jest ważne przez 6 miesięcy od daty wydania.
8. Niniejsze uzgodnienie jest niezbędnym załącznikiem do projektu.
9. W przypadku kolizji istniejącej sieci elektroenergetycznej z planowanymi robotami budowlanymi lub remontowymi w szczególności w przypadku zbliżenia się do urządzeń znajdujących się pod napięciem, przed przystąpieniem do pracy należy wystąpić do RD Nakło o wyłączenie w uzgodnionym terminie urządzeń elektroenergetycznych spod napięcia.


Z poważaniem

Sprawę prowadzi: Krzysztof Allnoch
Tel.: 52 313 20 51

Załączniki:

- 1) Mapa sytuacyjna – 1 egz.
- 2) Profil – 2 egz.
- 3) Zasady przetwarzania informacji – 1 egz.

k/o
MU-a/a

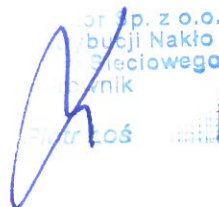

Centrala

ENEA Operator Sp. z o.o.
60-479 Poznań, ul. Strzeszyńska 58

tel. +48 / 61 850 40 00
faks +48 / 61 884 59 57


NIP 782 237 71 60
REGON 300455398

kontakt@operator.enea.pl
www.operator.enea.pl



INSPEKTOR
Olga Eckert-Gappa

ZARZĄD DROGOWY
 w Śepólnie Kraj.
 Powiat Śepoleński
 ul. Koronowska 5
 84-400 Śepólno Krajeńskie
 tel. 52 388 12 02
 NIP 561133-56-37 Regon 092363749

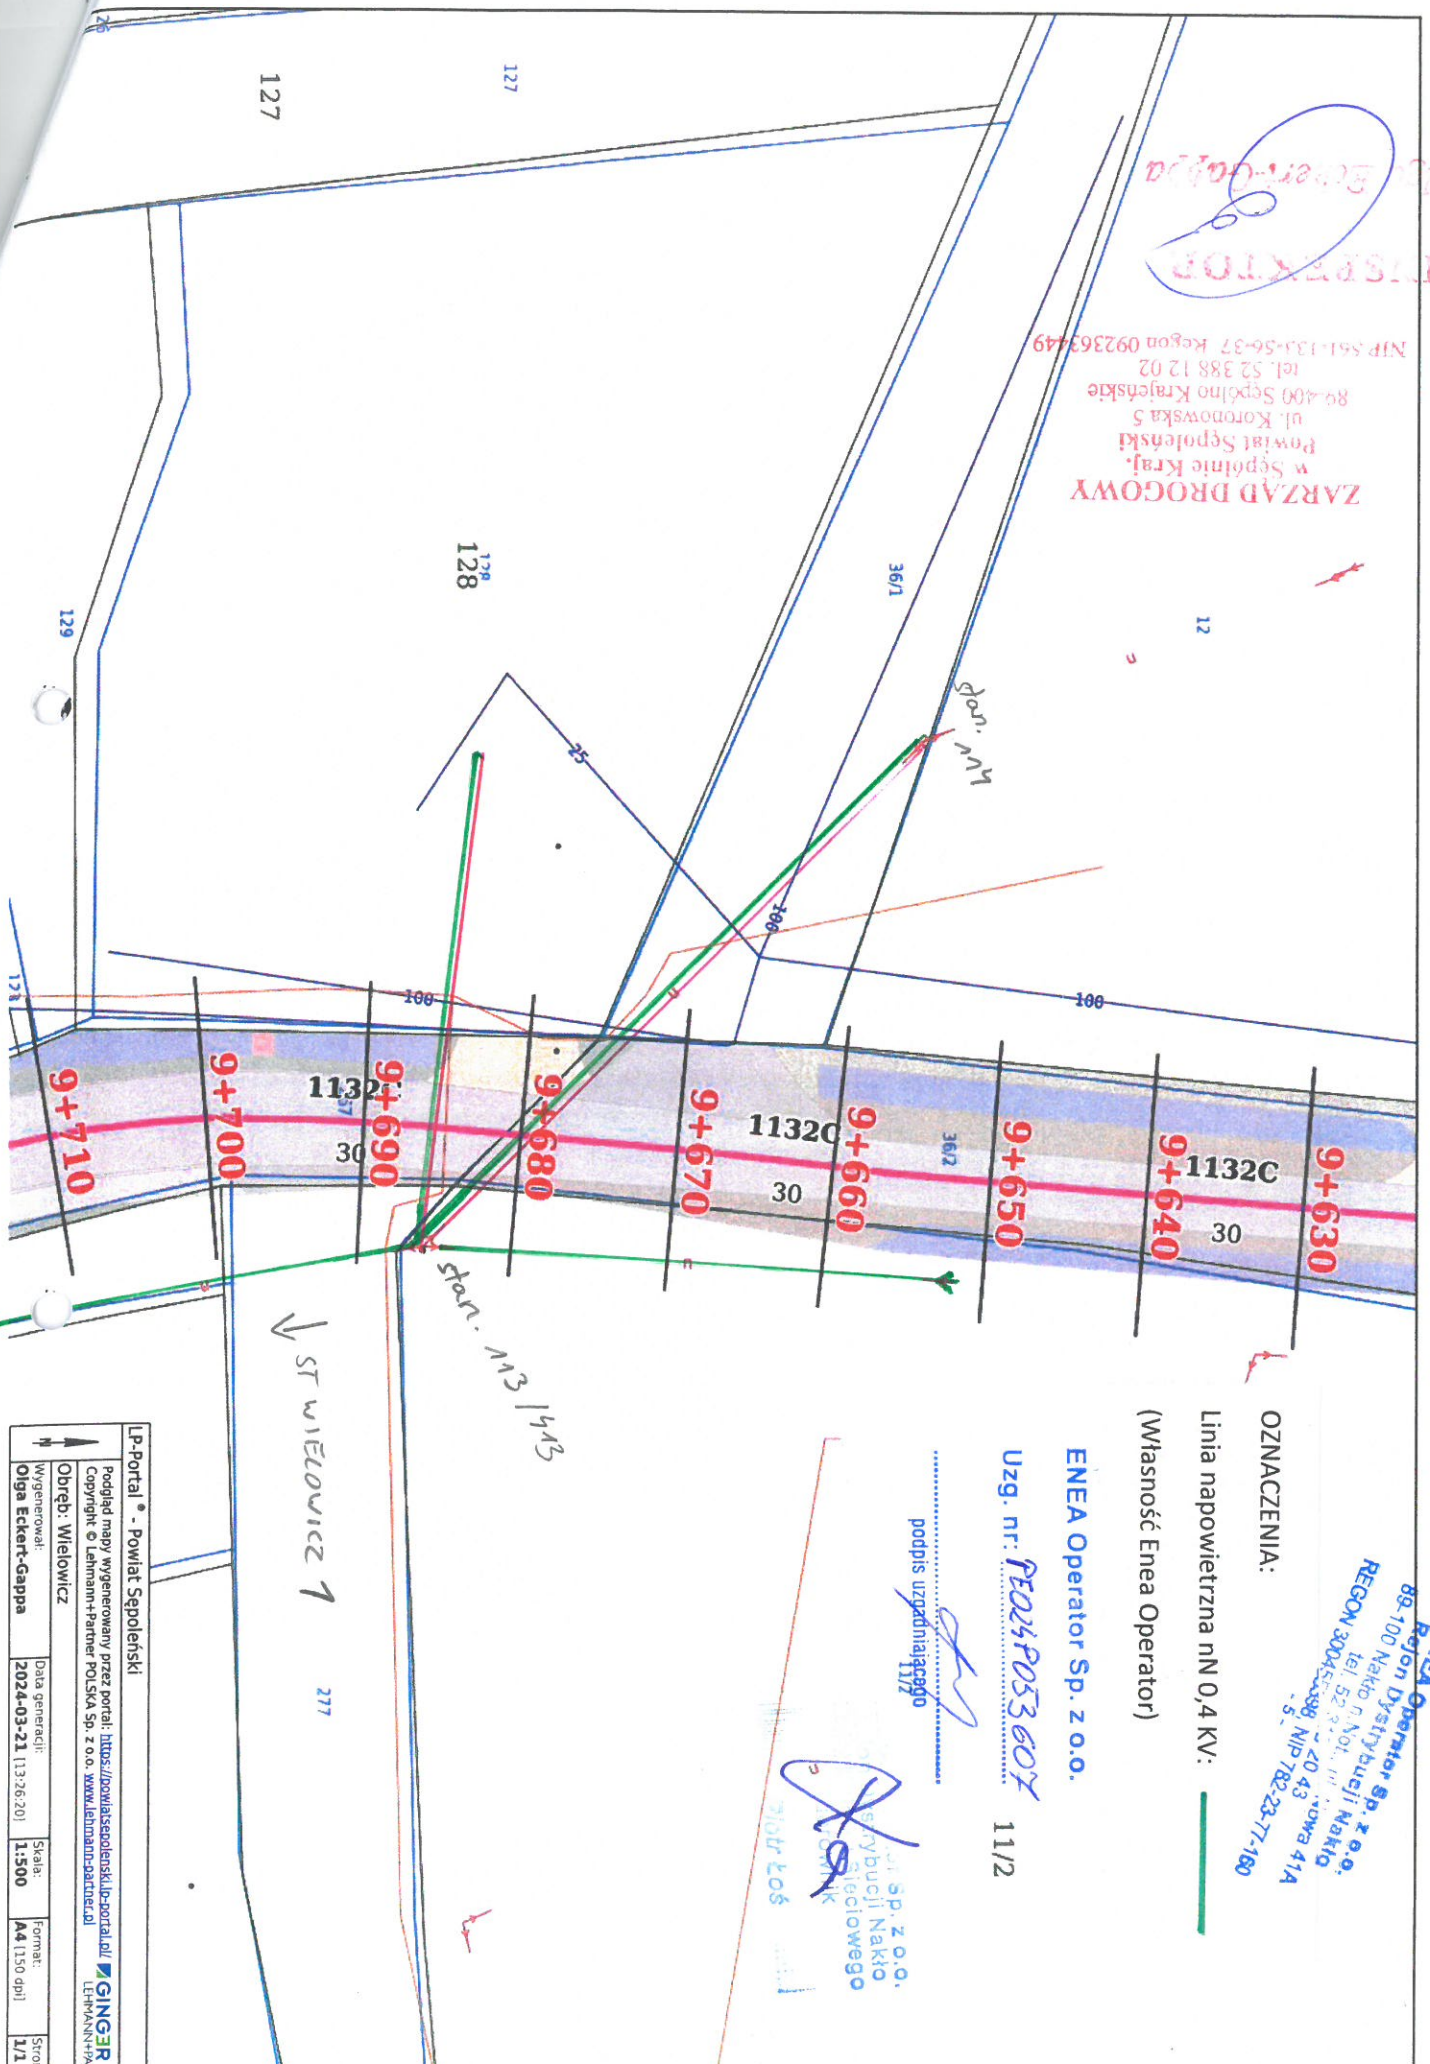

ENEA Operator Sp. z o.o.
 Region Dystrybucji Nisko
 REGON 300457449 NIP 782-23-77-180
 tel. 52 388 12 02 ul. Nowa 41A

OZNACZENIA:
 Linia napowietrzna nN 0,4 KV:
 (Własność Enea Operator)

ENEA Operator Sp. z o.o.

Uzg. nr.: **PE024P053607** 11/2


podpis uzgadniającego

[Signature]

ul. Sp. z o.o.
 Dystrybucji Nisko
 Elektrycznego
 S.A. OMIK
 Piotr Łoś

LP-Portal - Powiat Śepoleński			
Podkład mapy wygenerowany przez portal: https://dowlassepolenski.lp-portal.pl/			
Copyright © Lehmann+Partner POLSKA Sp. z o.o. www.lehmann-partner.pl			
LEHMANN+PARTNER			
Wygenerował:	Obredb. Wielowicz	Data generacji:	Skala:
Olga Eckert-Gappa		2024-03-21 11:26:20	1:500
			Format:
			A4 (150 dpi)
			Strona:
			1/1

Skrzyżowanie z napowietrzną linią energetyczną:

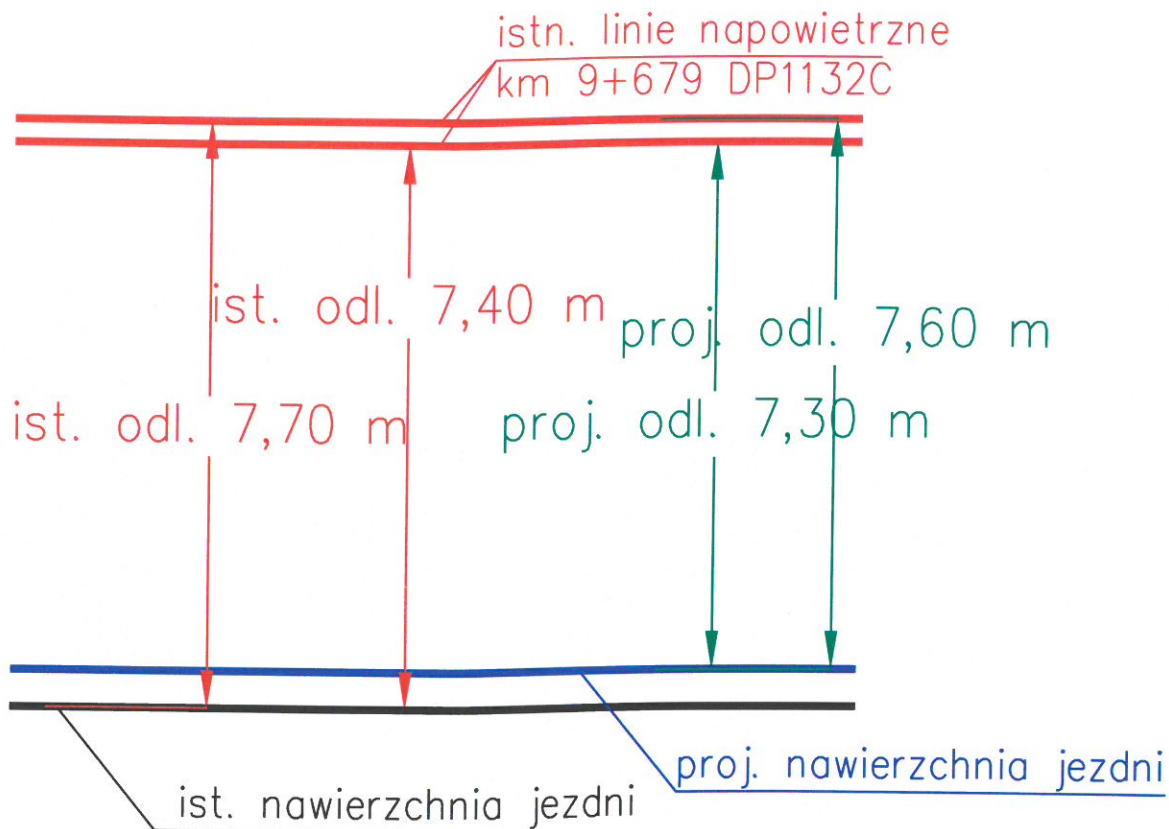

ENEA Operator Sp. z o.o.

Uzg. nr: PE024P053607

.....
podpis uzgadniającego

Temat opracowania:

Remont wybranych odcinków dróg publicznych kategorii powiatowej należących do Powiatu Sępoleńskiego, w zakresie DP nr 1132C na odcinku o długości 0,890 km zlokalizowanym pomiędzy km 8+800, a km 9+690 jej przebiegu.

Tytuł rysunku:

Wysokość linii napowietrznej

Nr rys.:


2.1

Opracowała:

mgr inż. Olga Eckert - Gappa

Data:
03.2024


Skrzyżowanie z napowietrzną linią energetyczną:

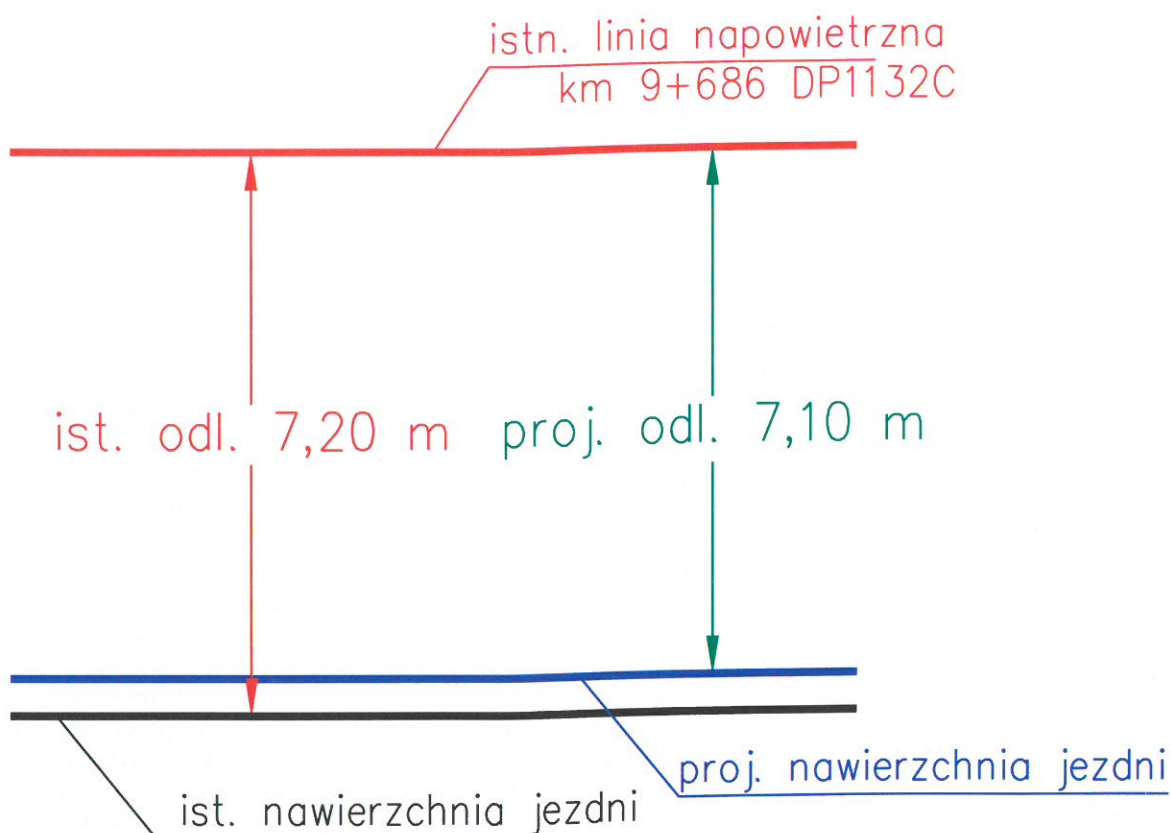

ENEA Operator Sp. z o.o.

Uzg. nr: PE02SP053.607


.....
podpis uzgadniającego

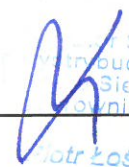
Sp. z o.o.
Produkcji Naki
Sieciowego
ownik
otr Łoś

Temat opracowania:

Remont wybranych odcinków dróg publicznych kategorii powiatowej należących do Powiatu Sępoleńskiego, w zakresie DP nr 1132C na odcinku o długości 0,890 km zlokalizowanym pomiędzy km 8+800, a km 9+690 jej przebiegu.

Tytuł rysunku:

Wysokość linii napowietrznej

Nr rys.:

2.2

Opracowała:

mgr inż. Olga Eckert - Gappa

Data:
03.2024